


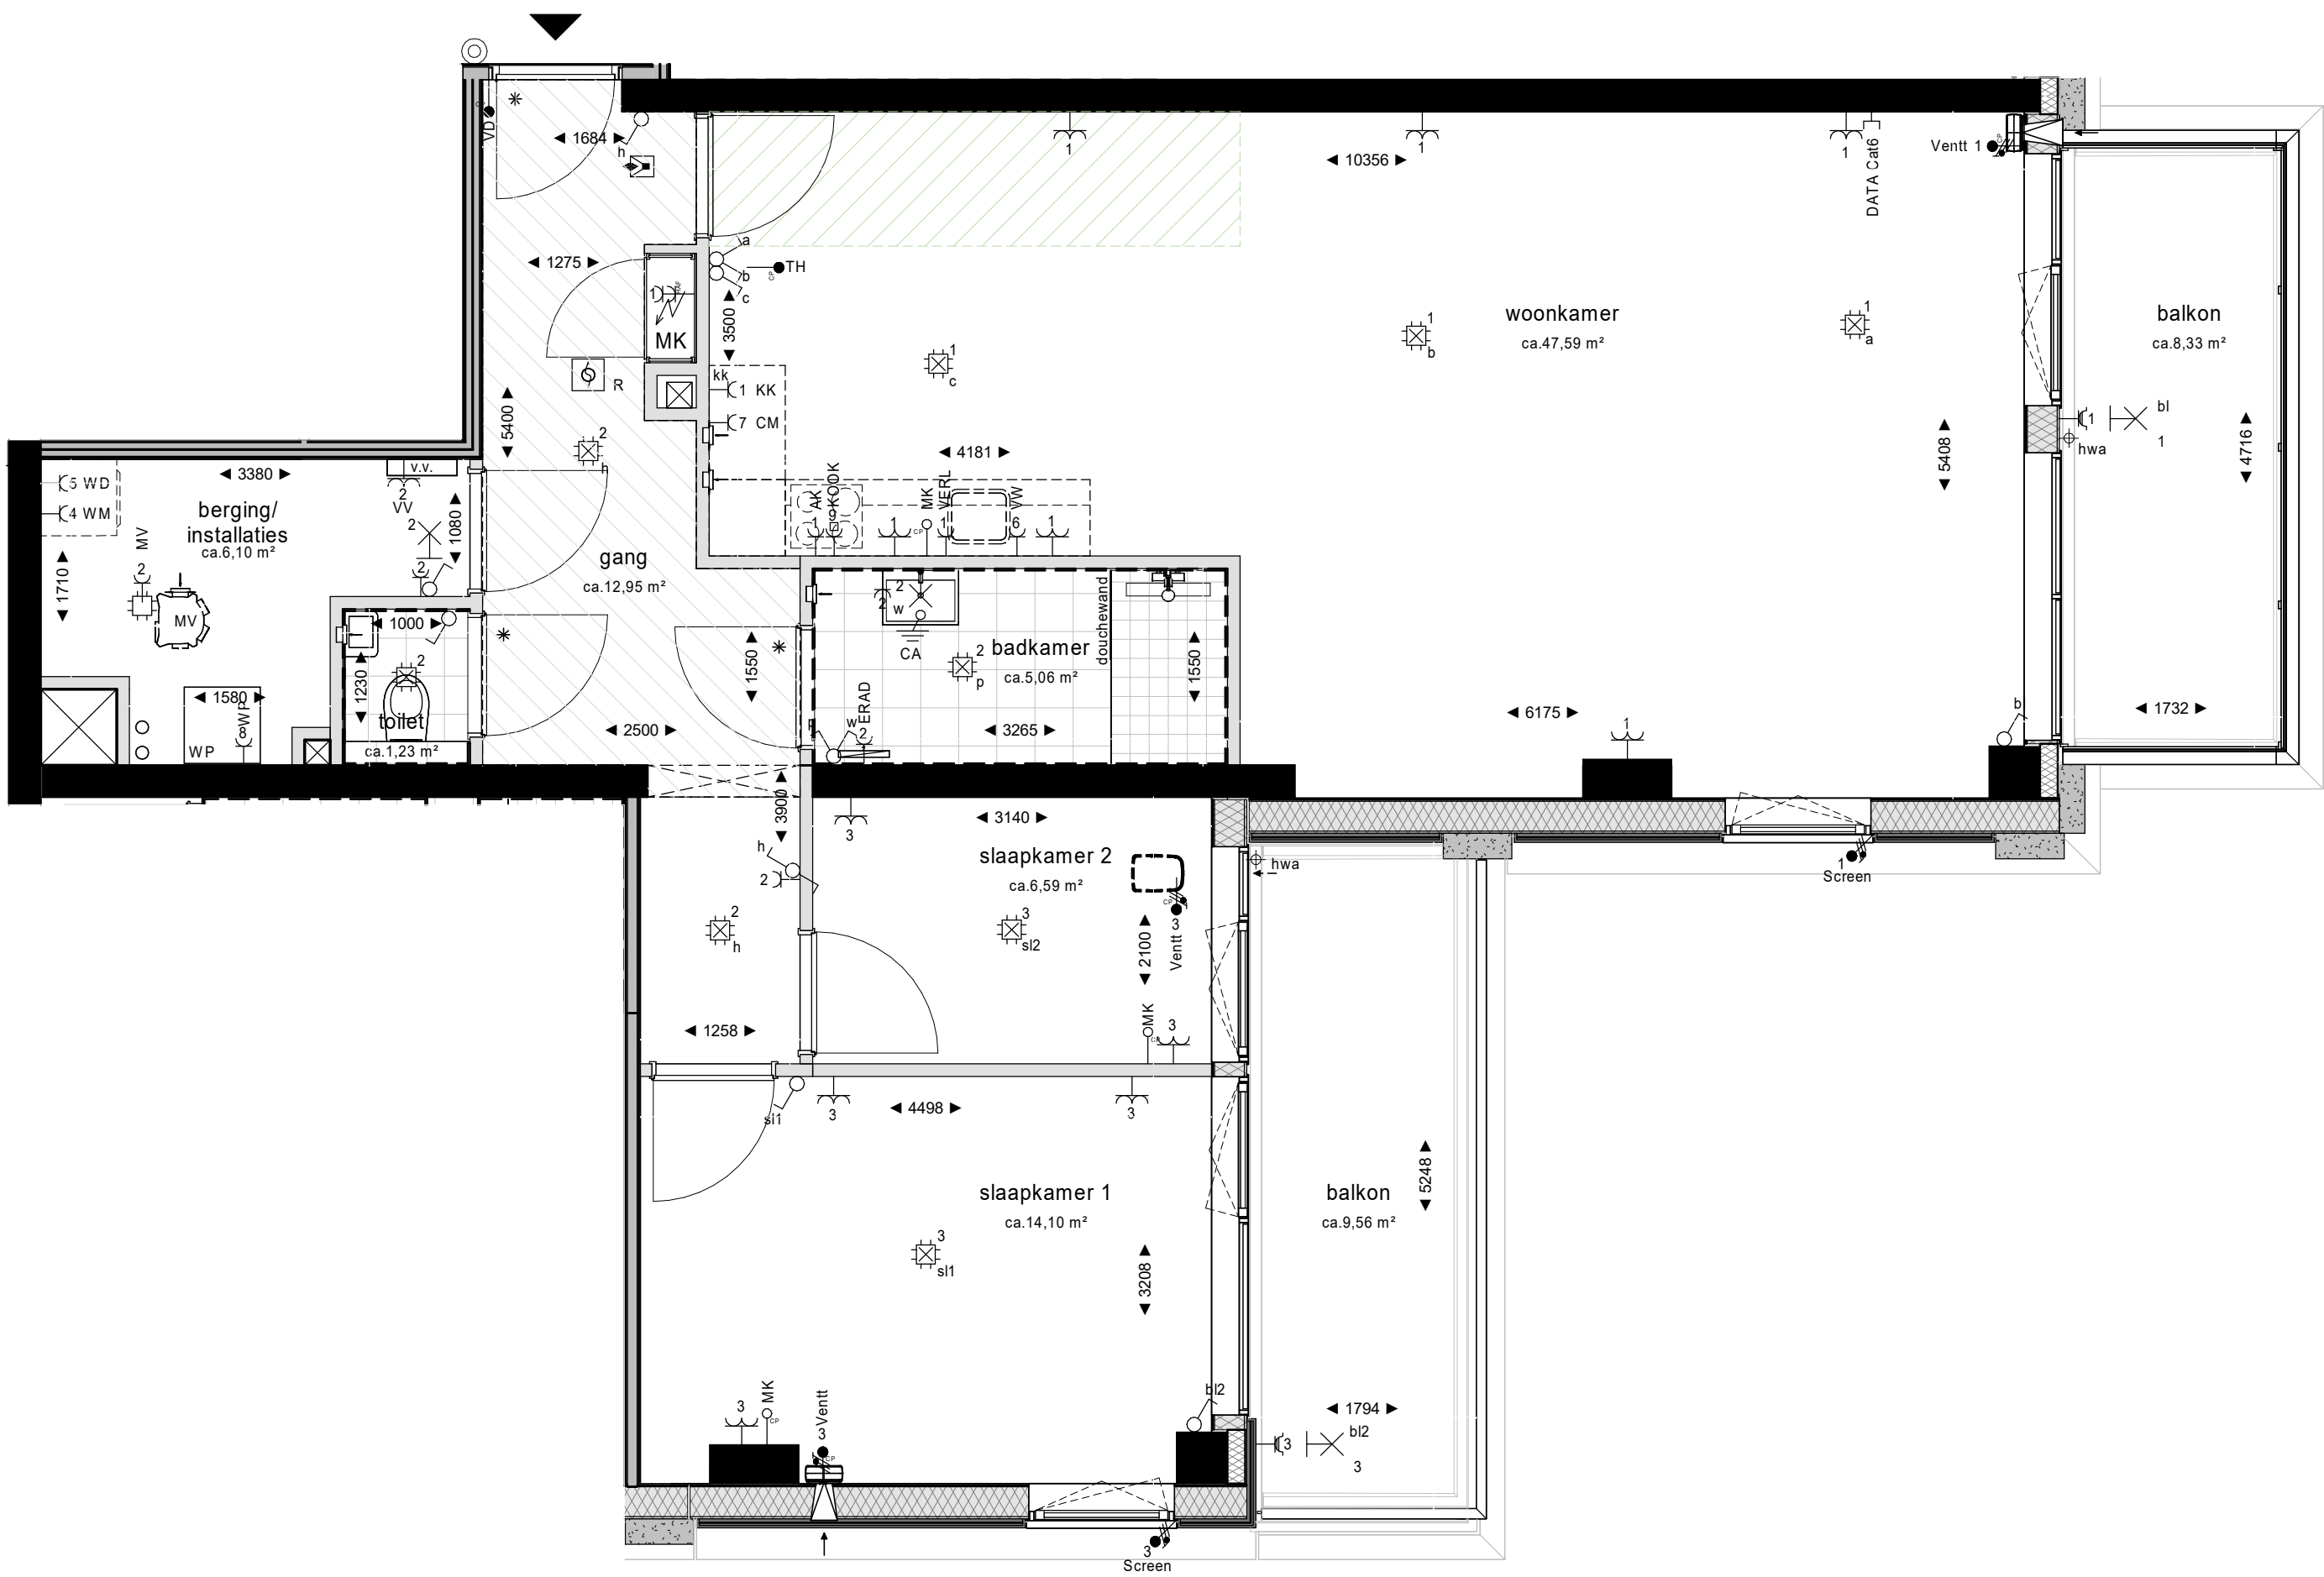

Renvooi materialen en symbolen

	steenstrips		ventilatieunit wandbevestiging
	houtskeletbouw element		ventilatieunit plafondbevestiging
	metalstud		dorpel
	betonconstructie		meterkast
	isolatie		wasmachine - droger
	lichte scheidingswand, metalstud		hemelwaterafvoer rond
	kalkzandsteen		warmtepomp
	bio-composiet gevelelementen		vloerverwarmingsunit
	wandtegелwerk		mechanische ventilatie box aan plafond
	vloertegelwerk		elektrische radiator
	verlaagd plafond		plantenkabel
	schacht		plafondventiel mv
	krijtstreep		wandventiel mv

Elektrische installatie symbolen

	Centraaldoos met lichtpunt
	Buitenverlichting
	Centraal aardpunt, Onder lichtaansluitpunt
	Lichtaansluitpunt wand badkamer geschakeld
	Enkelpolige schakelaar
	Wisselschakelaar
	Serieschakelaar
	Combinatie (schakelaar en wcd onder 2-voudig raam)
	Enkele wcd met randaarde (Volplate element)
	Dubbele wcd met randaarde HORIZONTALE montage (duo doos)
	Rookmelder
	Centraaldoos
	Videofoon toestel
	Beldrukker Conform schakelmateriaal
	Bedraad aansluitpunt Data Cat6


Specifieke wcd's/aansluitpunten

	Enkele wcd met randaarde t.b.v. Wasemkap
	Enkele wcd met randaarde t.b.v. Koelvriescombinatie
	Enkele wcd met randaarde t.b.v. MV-box
	Dubbele wcd (Klont 1x inbouwdoos) met randaarde t.b.v. Verwarmingsverdeler
	Perilex wcd t.b.v. Koken2x230V
	Enkele wcd met randaarde t.b.v. Vaatwasser
	Enkele wcd met randaarde t.b.v. Droger
	Enkele wcd met randaarde t.b.v. Wasmachine
	Enkele wcd t.b.v. Elektrische radiator 100mm uit hart
	Enkele wcd met randaarde t.b.v. Combimagnetron
	Enkele wcd met randaarde t.b.v. Verlichting
	Dubbele wcd (1x3611 wcd) t.b.v. Afleverset
	Wanneer niet naast groepenkast dan apart vereffenen
	Loos aansluitpunt MK
	Aansluitpunt vrijloopdranger

| Electriscne installatie volgens NPR 5310



Project Johan Greivestraat - Amsterdam			
Onderwerp Johan Greivestraat plattegrond type 8		Projectnummer P13405	
		Bladnummer B9.910	
Schaal 1:50	Formaat A2	Fase Verkoop	(wijz)/ datum 16-05-2025

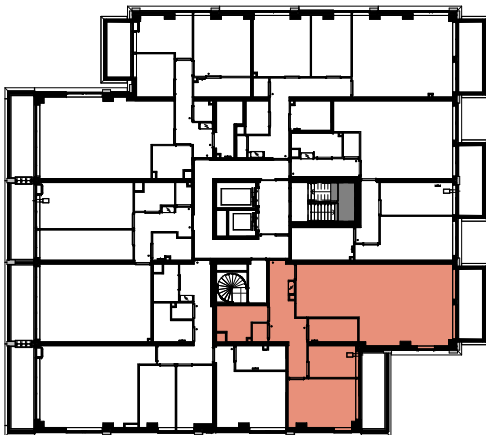

4e verdieping - bwnr: 24
5e verdieping - bwnr: 30
6e verdieping - bwnr: 36