

Renvooi materialen en symbolen

	steenstrips
	houtskeletbouw element
	metalstud
	betonconstructie
	isolatie
	lichte scheidingswand, metalstud
	kalkzandsteen
	bio-composiet gevelelementen
	verlaagd plafond
	schacht
	ventilatieunit plafondbevestiging onderkant unit ca. 2,3m+ vloer
	dorpel
	meterkast
	wasmachine - droger
	hemelwaterafvoer rond
	warmtepomp
	vloerverwarmingsunit
	mechanische ventilatie box aan plafond
	latei
	elektrische radiator
	plafondventiel mv
	wandventiel mv



Elektrische installatie symbolen

	Centraaldoos met lichtpunt
	Buitenverlichting
	Centraal aardpunt, onder lichtaansluitpunt
	Lichtaansluitpunt wand
	Enkelpolige schakelaar
	Wisselschakelaar
	Serieschakelaar
	Combinatie (schakelaar en wcd onder 2-voudig raam)
	Enkele wcd met randaarde (volplaat element)
	Dubbele wcd met randaarde HORIZONTALE montage (duo doos)
	Rookmelder
	Videofoontoestel
	Beldrukker conform schakelmateriaal

Specifieke aansluitpunten

	Perilex wcd t.b.v. koken 2x230V
	Enkele wcd met randaarde grp t.b.v. vaatwasser
	Enkele wcd met randaarde grp t.b.v. droger
	Enkele wcd met randaarde grp t.b.v. wasmachine
	Enkele wcd met randaarde grp t.b.v. combimagnetron
	Aansluitpunt vrijloopdranger
	Bedraad aansluitpunt Data Cat6

Elektra t.b.v. de installaties (zoals MV, verdelers e.d.) is niet in de tekening opgenomen. Deze worden conform opgave installateur uitgevoerd.

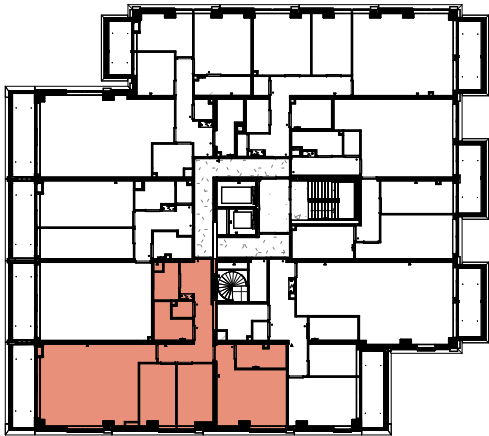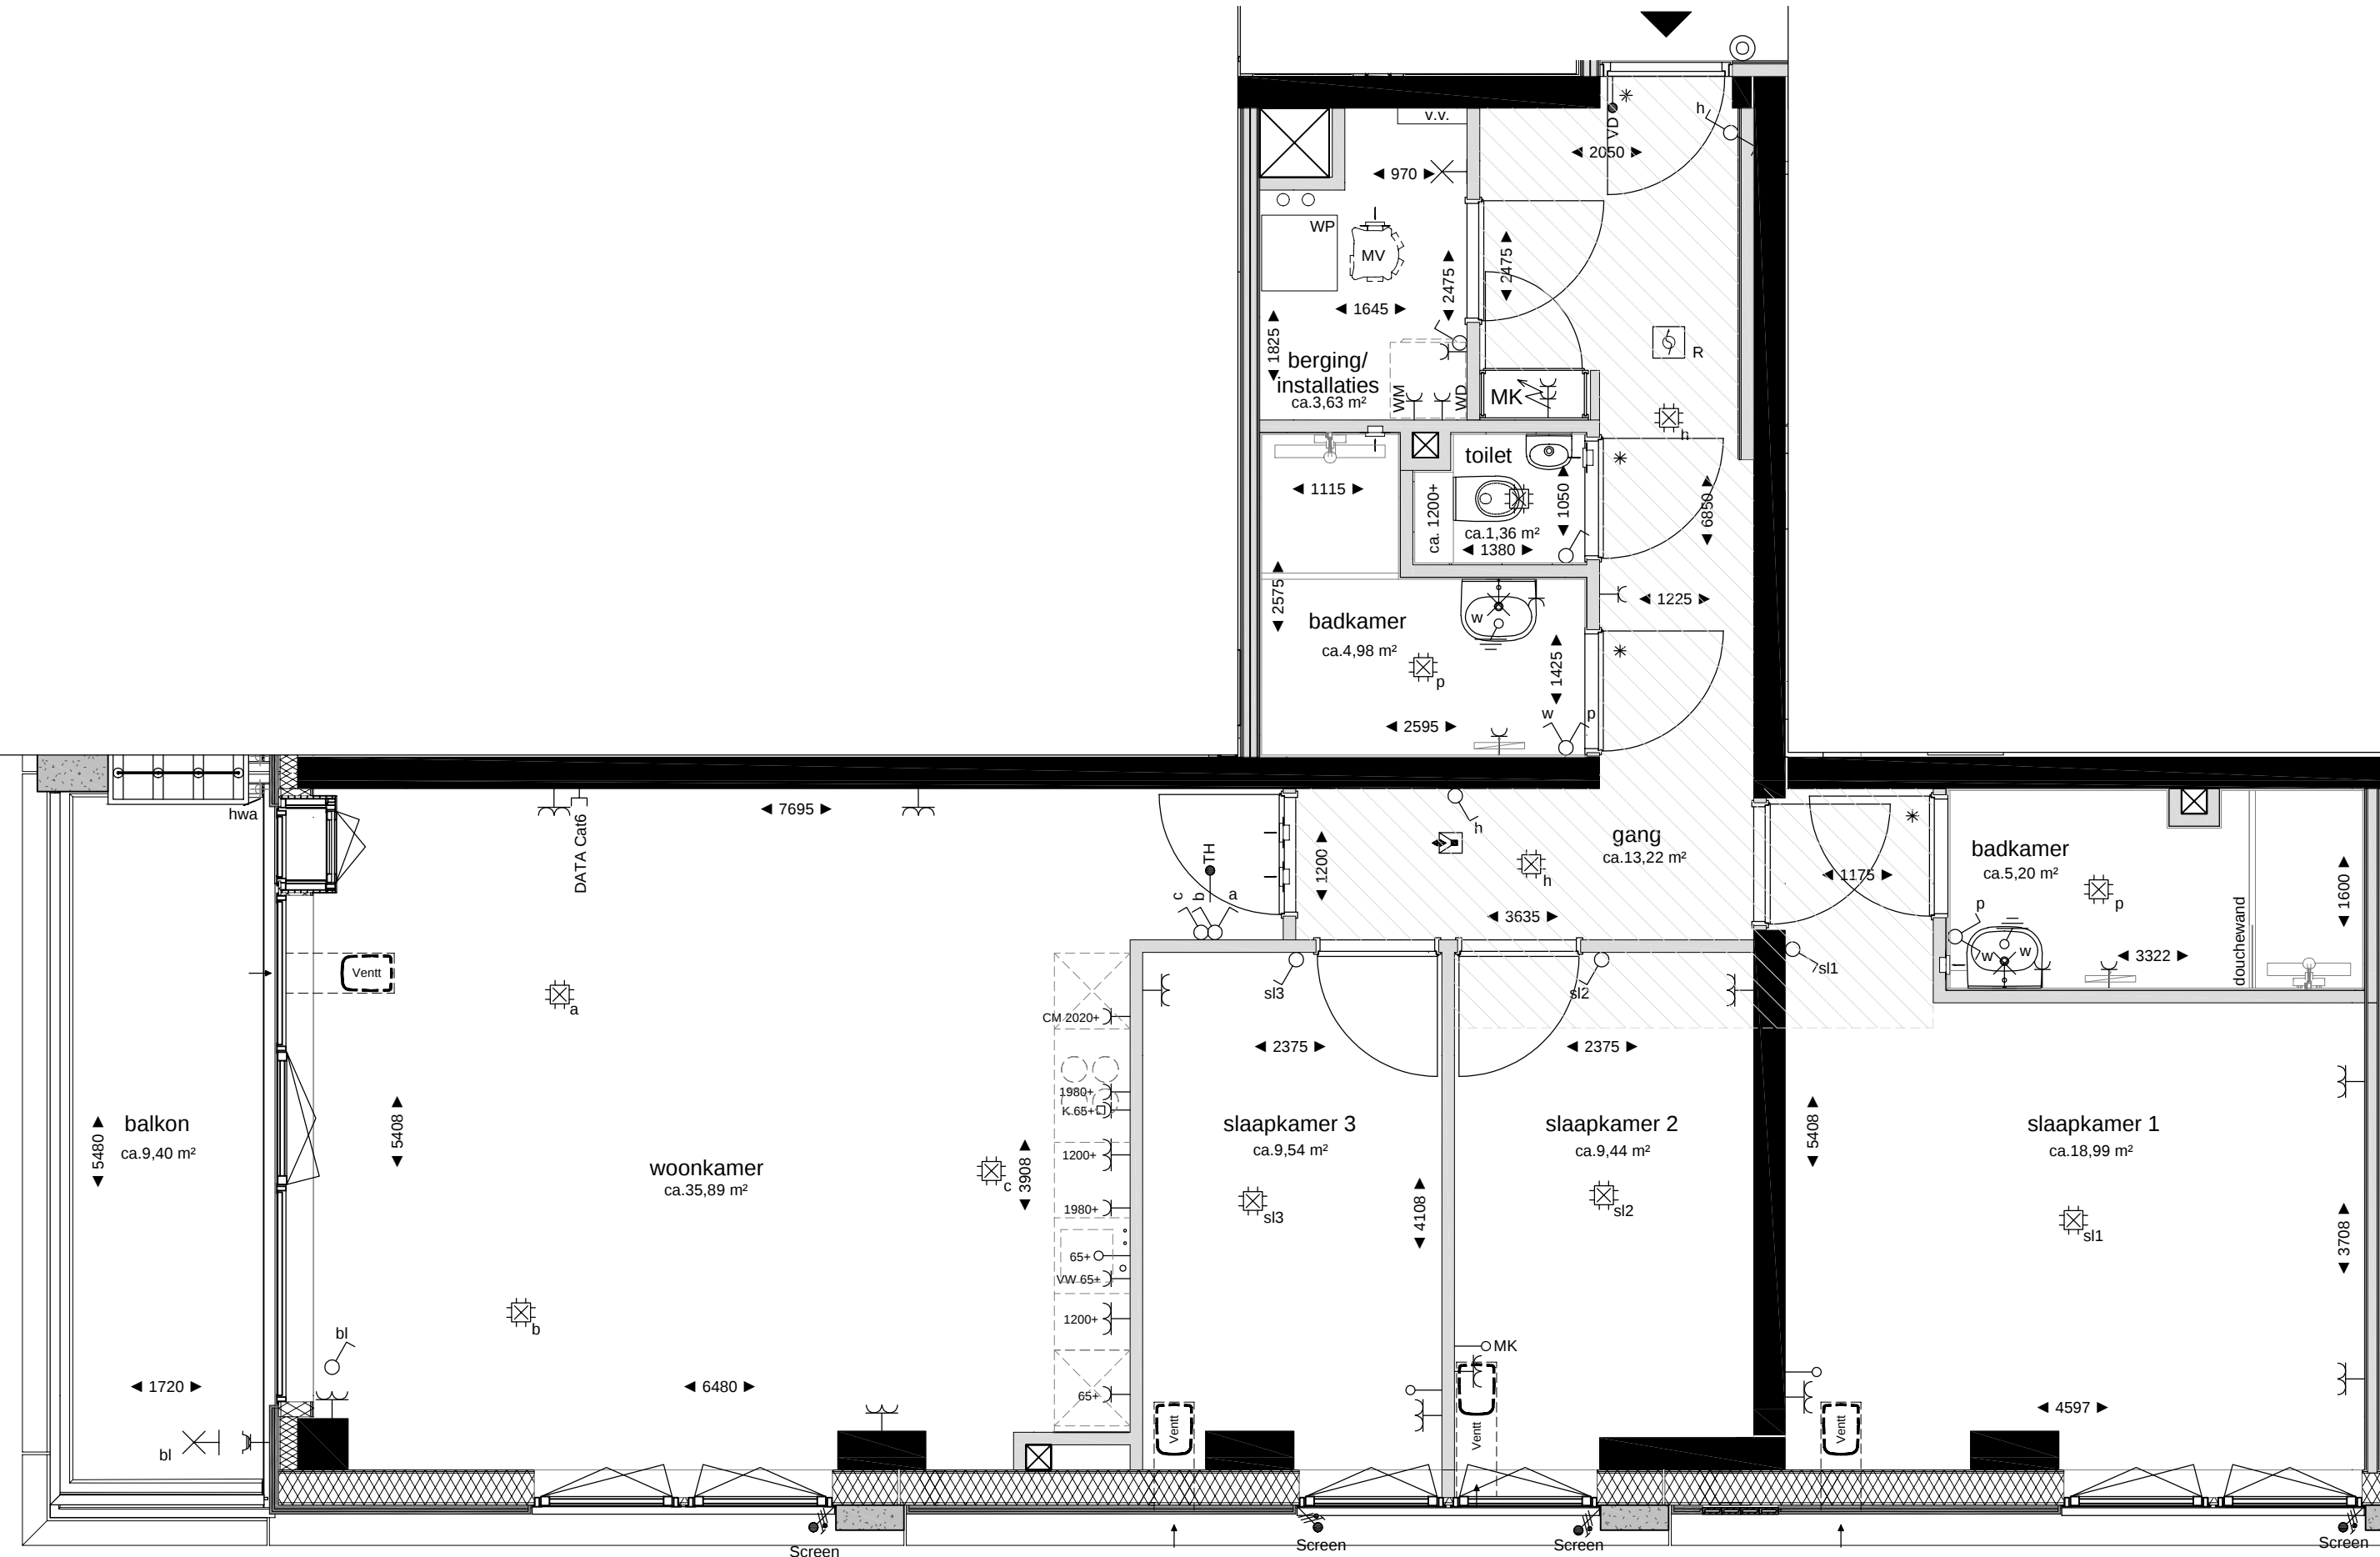

4e - 6e verdieping

Deze overzichtsplattegronden zijn alleen om aan te geven waar het appartement zich in het gebouw bevindt.

	Project Johan Greivestraat - Amsterdam	Projectnummer P13405	
	Onderwerp Plattegrond type 9 Bouwnummer 29 4e Verdieping	Bladnummer B9.911	
	Schaal 1:50	Formaat A2	Fase Verkoop
		(wijz)/ datum 01-06-2026	