


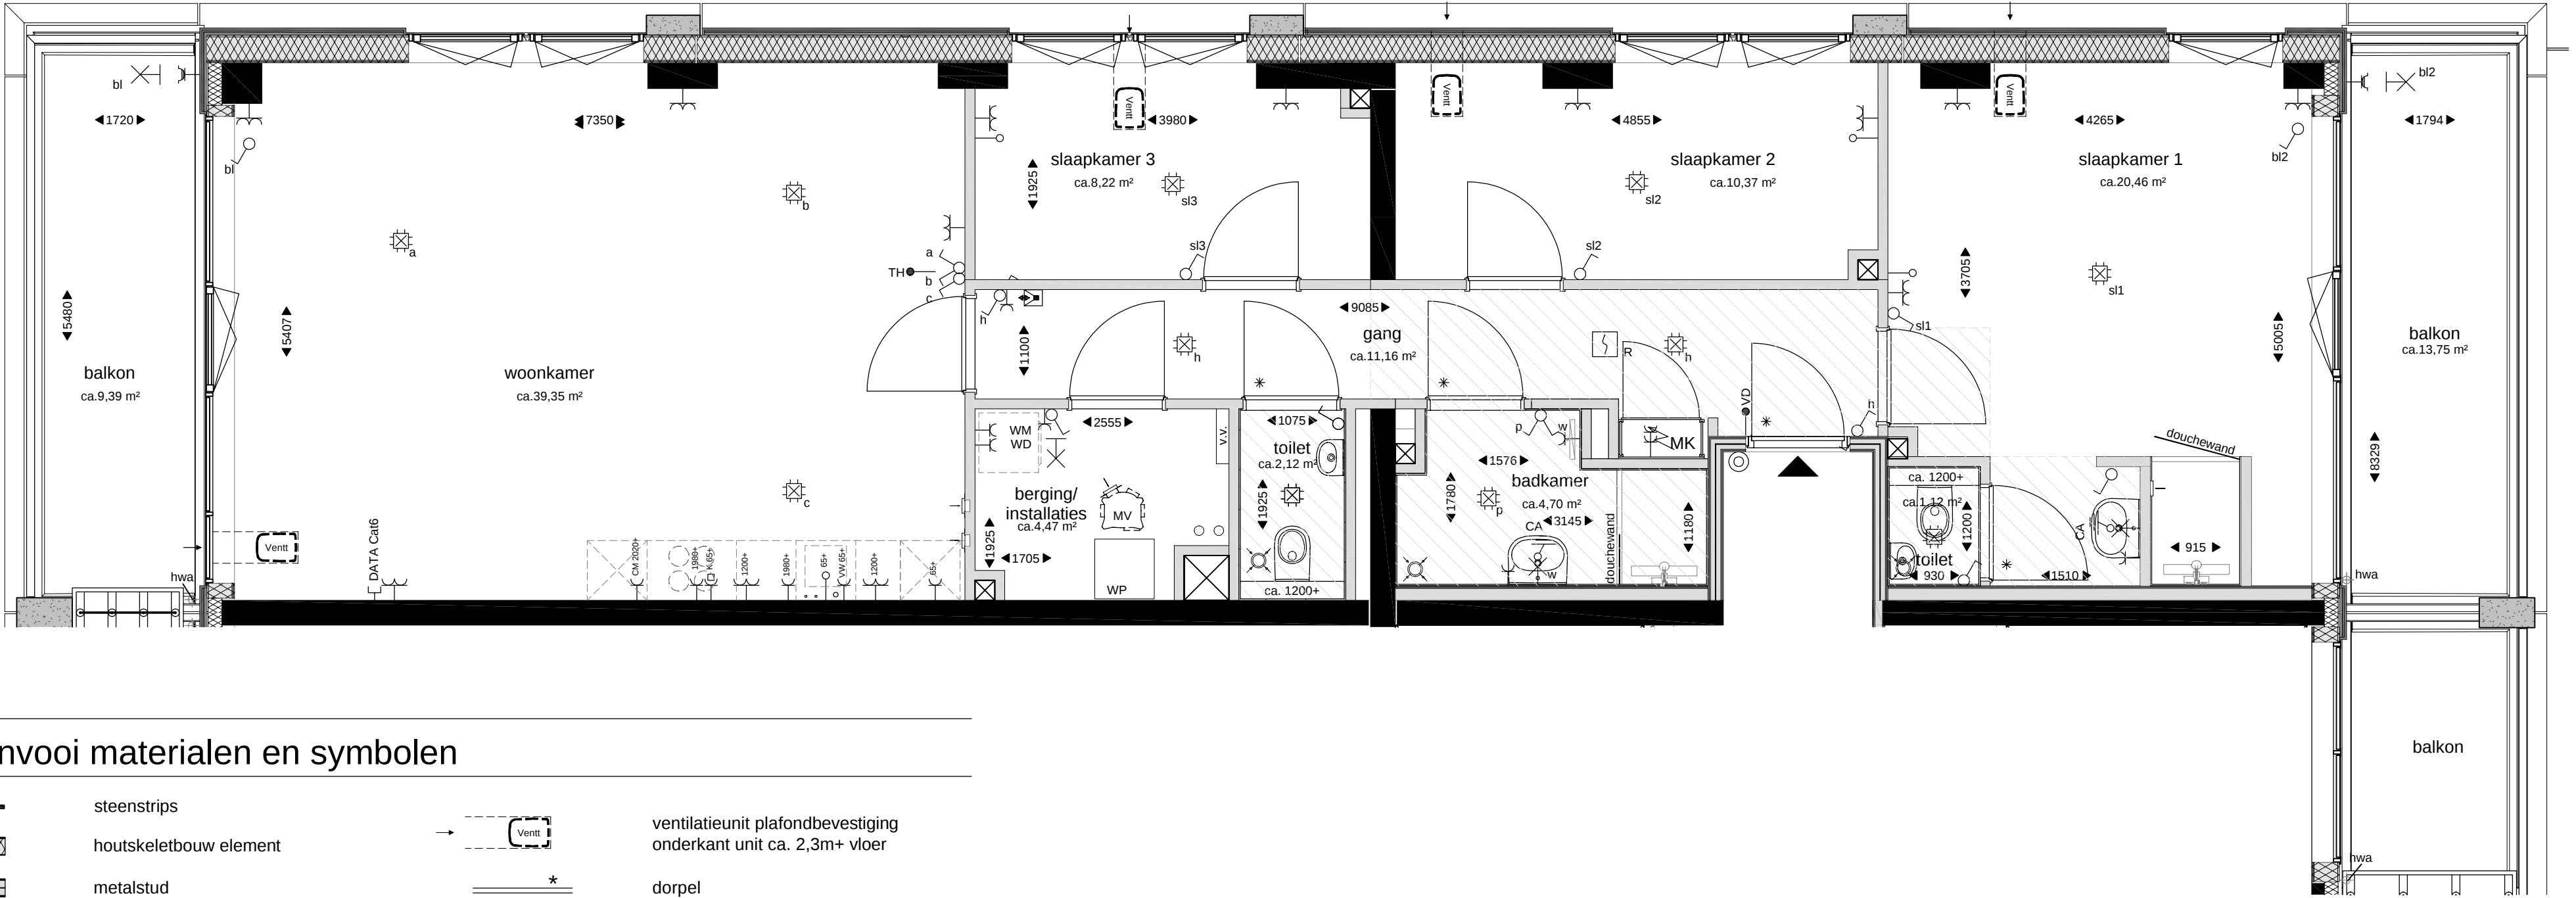

Renvooi materialen en symbolen

	steenstrips		ventilatieunit plafondbevestiging onderkant unit ca. 2,3m+ vloer
	houtskeletbouw element		dorpel
	metalstud		meterkast
	betonconstructie		wasmachine - droger
	isolatie		hemelwaterafvoer rond
	lichte scheidingswand, metalstud		warmtepomp
	kalkzandsteen		v.v.v.
	bio-composiet gevelelementen		MV
	verlaagd plafond		latei
	schacht		elektrische radiator
			plafondventiel mv
			wandventiel mv


Elektrische installatie symbolen

	Centraaldoos met lichtpunt
	Buitenverlichting
	Centraal aardpunt, onder lichtaansluitpunt
	Lichtaansluitpunt wand
	Enkelpolige schakelaar
	Wisselschakelaar
	Serieschakelaar
	Combinatie (schakelaar en wcd onder 2-voudig raam)
	Enkele wcd met randaarde (volplaat element)
	Dubbele wcd met randaarde HORIZONTALE montage (duo doos)
	Rookmelder
	Videofoon toestel
	Beldrukker conform schakelmateriaal

Specifieke aansluitpunten

	Perilex wcd t.b.v. koken 2x230V
	Enkele wcd met randaarde grp t.b.v. vaatwasser
	Enkele wcd met randaarde grp t.b.v. droger
	Enkele wcd met randaarde grp t.b.v. wasmachine
	Enkele wcd met randaarde grp t.b.v. combimagnetron
	Aansluitpunt vrijloophdrager
	Bedraad aansluitpunt Data Cat6

Elektra t.b.v. de installaties (zoals MV, verdelers e.d.) is niet in de tekening opgenomen. Deze worden conform opgave installateur uitgevoerd.

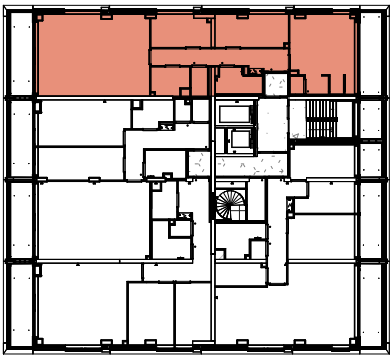

8-10e verdieping

Deze overzichtsplattegronden zijn alleen om aan te geven waar het appartement zich in het gebouw bevindt.



Project Johan Greivestraat - Amsterdam		Projectnummer P13405	
Onderwerp Plattegrond type 15.2 Bouwnummer 47 8e Verdieping		Bladnummer B9.920	
Schaal 1:50	Formaat A2	Fase Verkoop	(wijz)/ datum 01-06-2026